


Ведомость объемов основных работ ВЛИ-0,4



Наименование работ	Единица измерения	Итого
Строительная длина ВЛИ 0,4кВ проводом СИП-2 3х16+1х35мм ²	км	0,14
Монтаж провода СИП-2 0,4кВ	км	0,14+5%=0,15
Монтаж кабельной муфты	шт	2

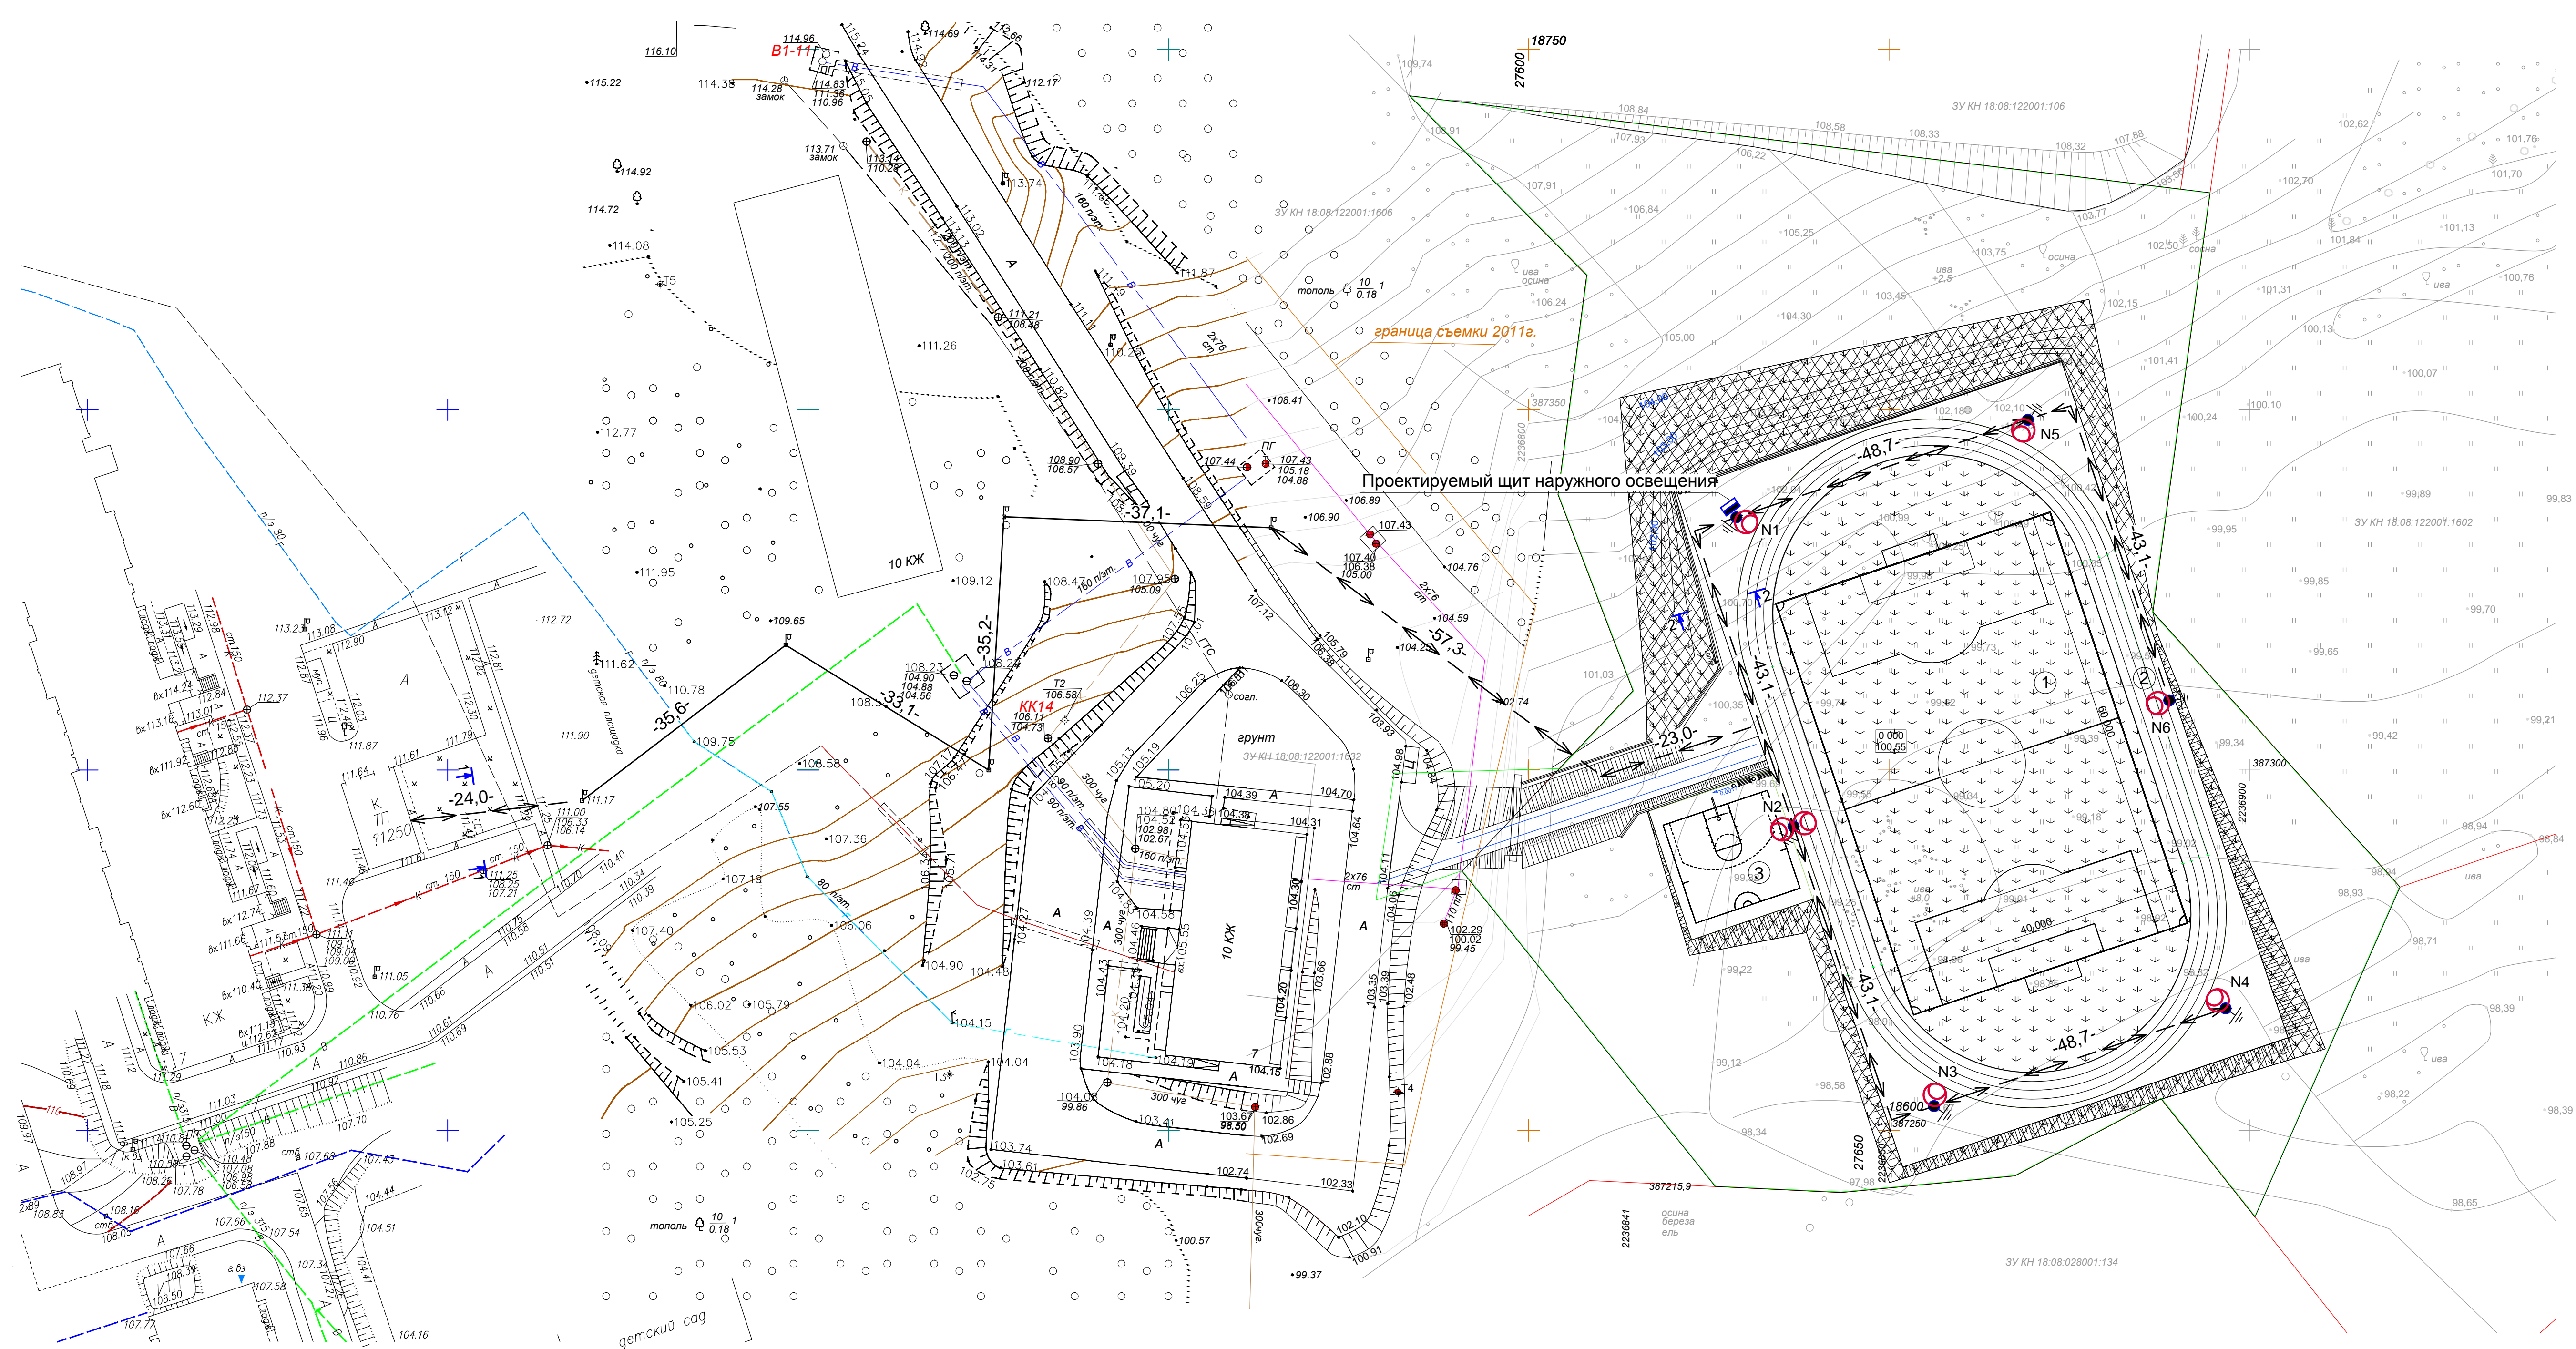

Согласовано:

Директор ООО "Завьялово Энерго"

П.В. Лушников

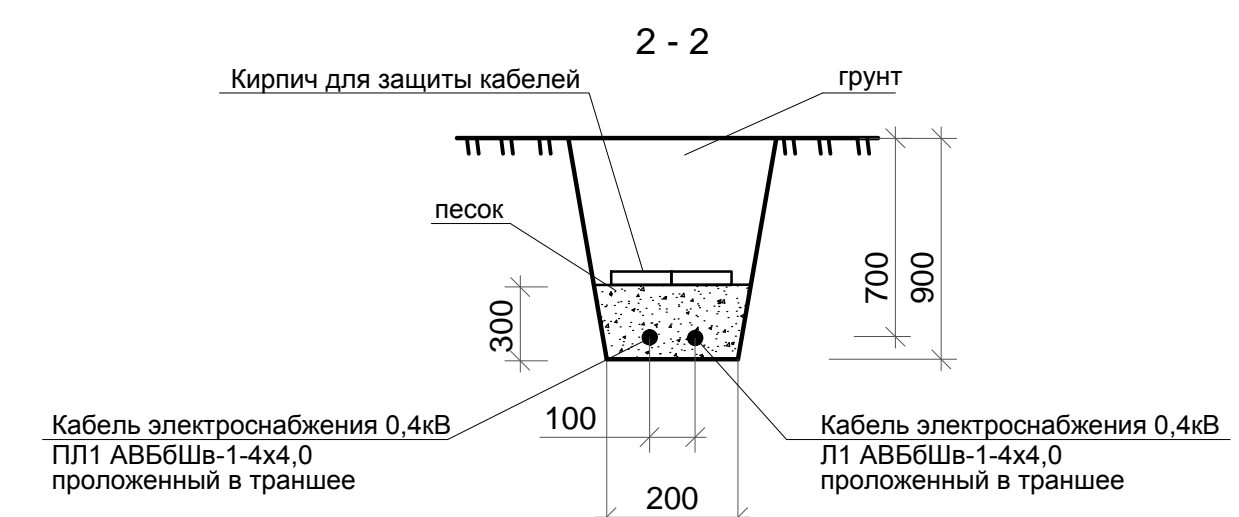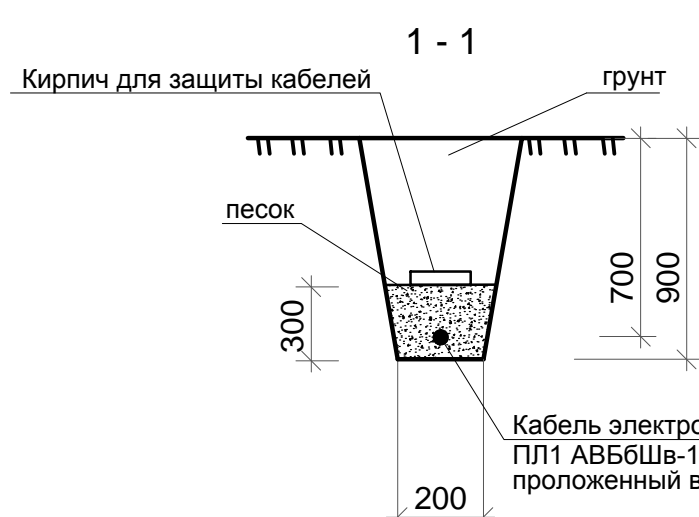

10/15-ЭН					
Футбольное поле с беговыми дорожками и баскетбольной полуплощадкой в МО "Октябрьское" Завьяловского р-на УР					
Изм.	Коп.уч.	Лист	№ док.	Подпись	Дата
	ГИП	Фонарев			05.14
Проверил	Меньшикова				05.14
Разраб.	Сидоров				05.14
Н. контр.	Меньшикова				05.14
Наружное электроосвещение				Стадия	Лист
				П	4
План размещения питающей линии наружного освещения по территории стадиона				Инженерно экологический центр "Удмуртпроект" т. 8(3412)33-01-32, 33-50-52	

Согласовано
 Взам. инв. №
 Подп. и дата
 Инв. № подл.